


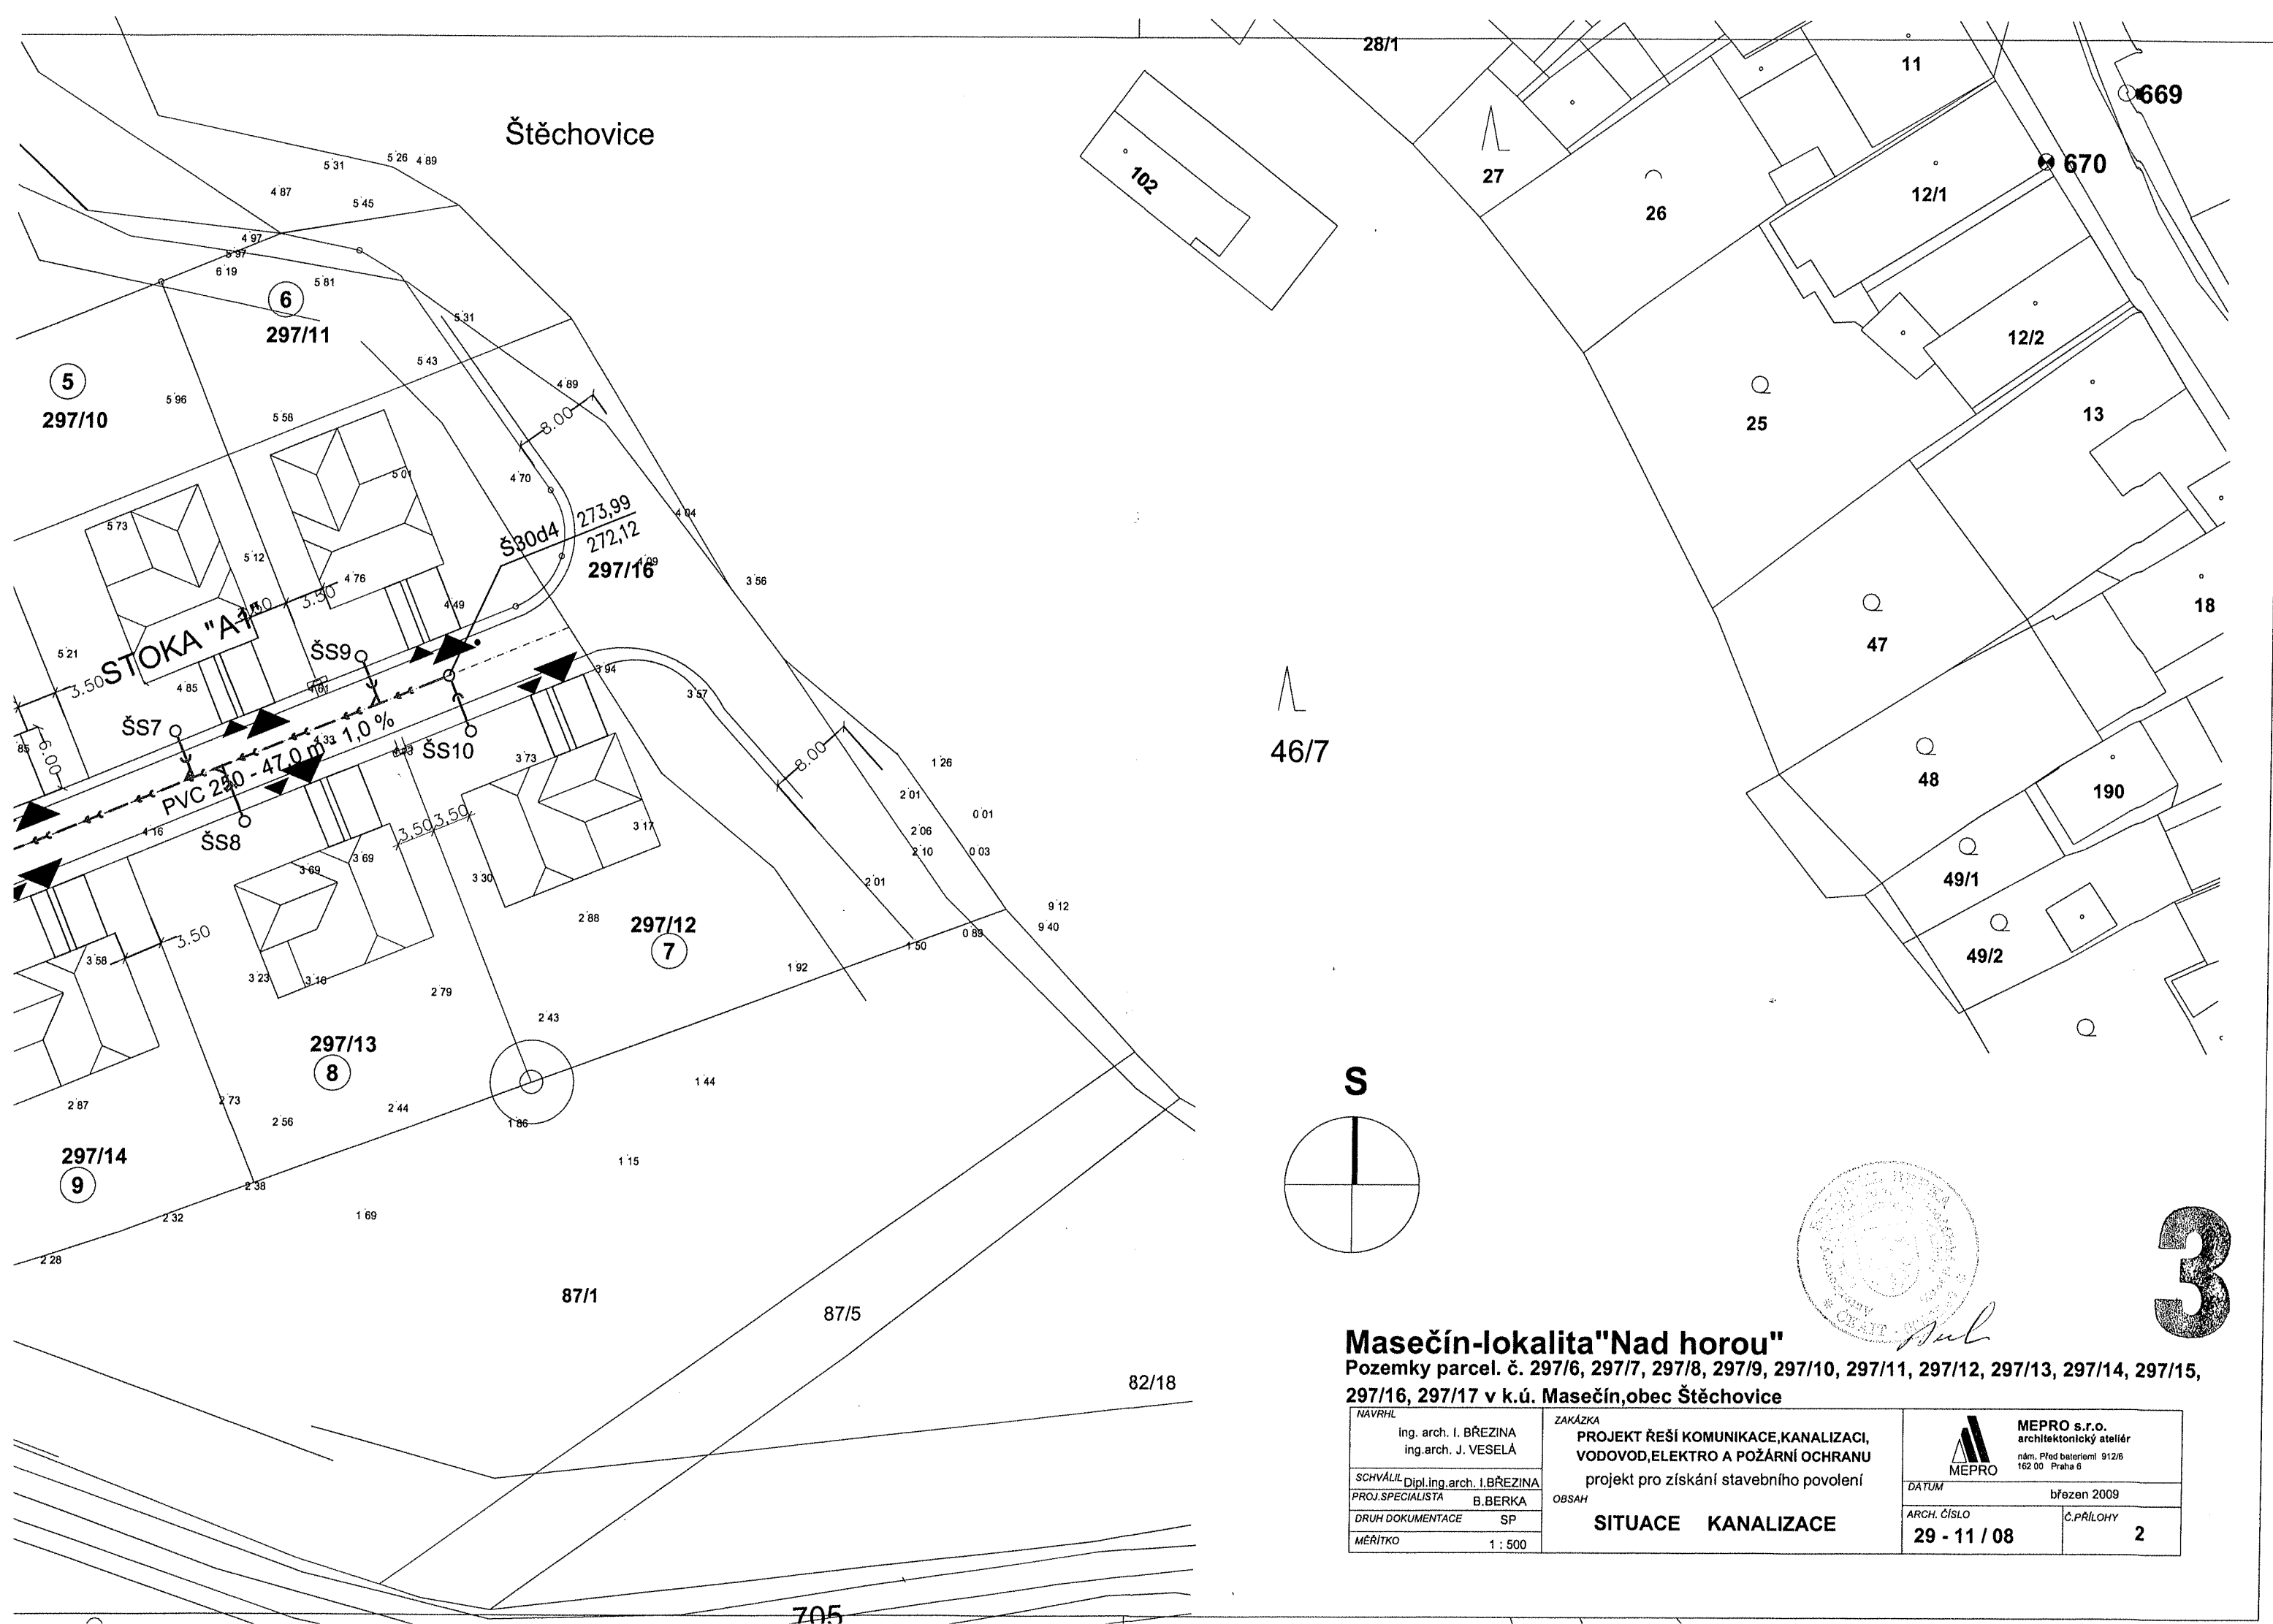

Masečín-lokalita"Nad horou"

Pozemky parcel. č. 297/6, 297/7, 297/8, 297/9, 297/10, 297/11, 297/12, 297/13, 297/14, 297/15, 297/16, 297/17 v k.ú. Masečín,obec Štěchovice

NAVRHL Ing. arch. I. BŘEZINA ing.arch. J. VESELÁ	ZAKÁZKA PROJEKT ŘEŠÍ KOMUNIKACE,KANALIZACI, VODOVOD,ELEKTRO A POŽÁRNÍ OCHRANU projekt pro získání stavebního povolení	 MEPRO s.r.o. architektonický ateliér nám. Před bateriemi 912/6 162 00 Praha 6
SCHVÁLIL Dipl.ing.arch. I. BŘEZINA PROJ.SPECIALISTA B.BERKA	OBSAH SITUACE KANALIZACE	DATUM březen 2009
DRUH DOKUMENTACE SP		ARCH. ČÍSLO 29 - 11 / 08
MĚŘÍTKO 1 : 500		Č.PŘÍLOHY 2

3

29711

Masečín

Nad horou

586

462/5

VODOJEM VDJ ŠTĚCHOVICE I

294/4

\$300

304

①

297/6

2

297/7

3

297/8

4

297/9

10

297/15

754

21/10

STOKA "A"

Q PP 342 - 35,0 m - 3,41 %

PP 342 - 36,1 m - 1,457 %

Š30d2 $\frac{273,70}{271,18}$
PVC 250 - 20,6 m - 1,0%

PP 342 - 35,0 m - 3,41 %

Nad horou

~~Š30e 274,01~~

 

§30d7

\$30d

87/2

~~87/4~~

ULOŽENÍ POTRUBÍ

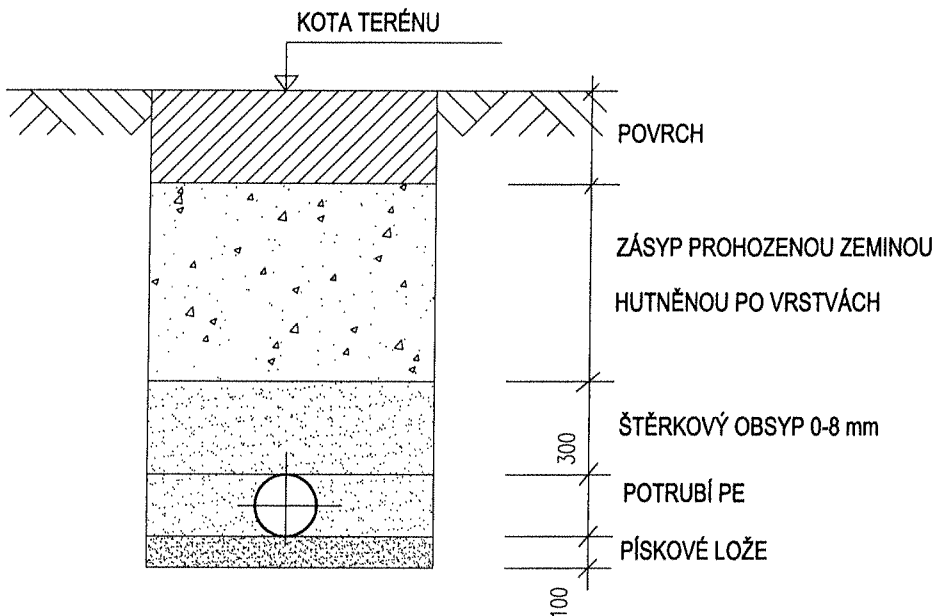

3

Masečín-lokalita"Nad horou"

Pozemky parcel. č. 297/6, 297/7, 297/8, 297/9, 297/10, 297/11, 297/12, 297/13, 297/14, 297/15, 297/16, 297/17 v k.ú. Masečín,obec Štěchovice

NAVRHL ing. arch. I. BŘEZINA ing. arch. J. VESELÁ	ZAKÁZKA PROJEKT ŘEŠÍ KOMUNIKACE,KANALIZACI, VODOVOD,ELEKTRO A POŽÁRNÍ OCHRANU projekt pro získání stavebního povolení	 MEPRO s.r.o. architektonický ateliér nám. Před bateriemi 912/6 162 00 Praha 6
SCHVÁLIL Dipl.ing.arch. I.BŘEZINA	OBSAH	DATUM březen 2009
PROJ.SPECIALISTA B.BERKA	PODÉLNÝ PROFIL KANALIZACE	ARCH. ČÍSLO 29 - 11 / 08
DRUH DOKUMENTACE SP		Č.PŘÍLOHY 3
MĚŘÍTKO 1 : 500/100		

POVRCH TERÉNU
VZDÁLENOST ŠACHET
ČÍSLA ŠACHET
VÝŠKA ŠACHTY

STOKA "A 1"

TVAROVKY

HLOUBKA DNA VÝKOPU


KOTA DNA POTRUBÍ


KOTA UPRAVENÉHO TERÉNU

KOTA ROSTLÉHO TERÉNU

SROVNÁVACÍ ROVINA

MATERIÁL, PROFIL, DÉLKA
SPÁD, DÉLKA

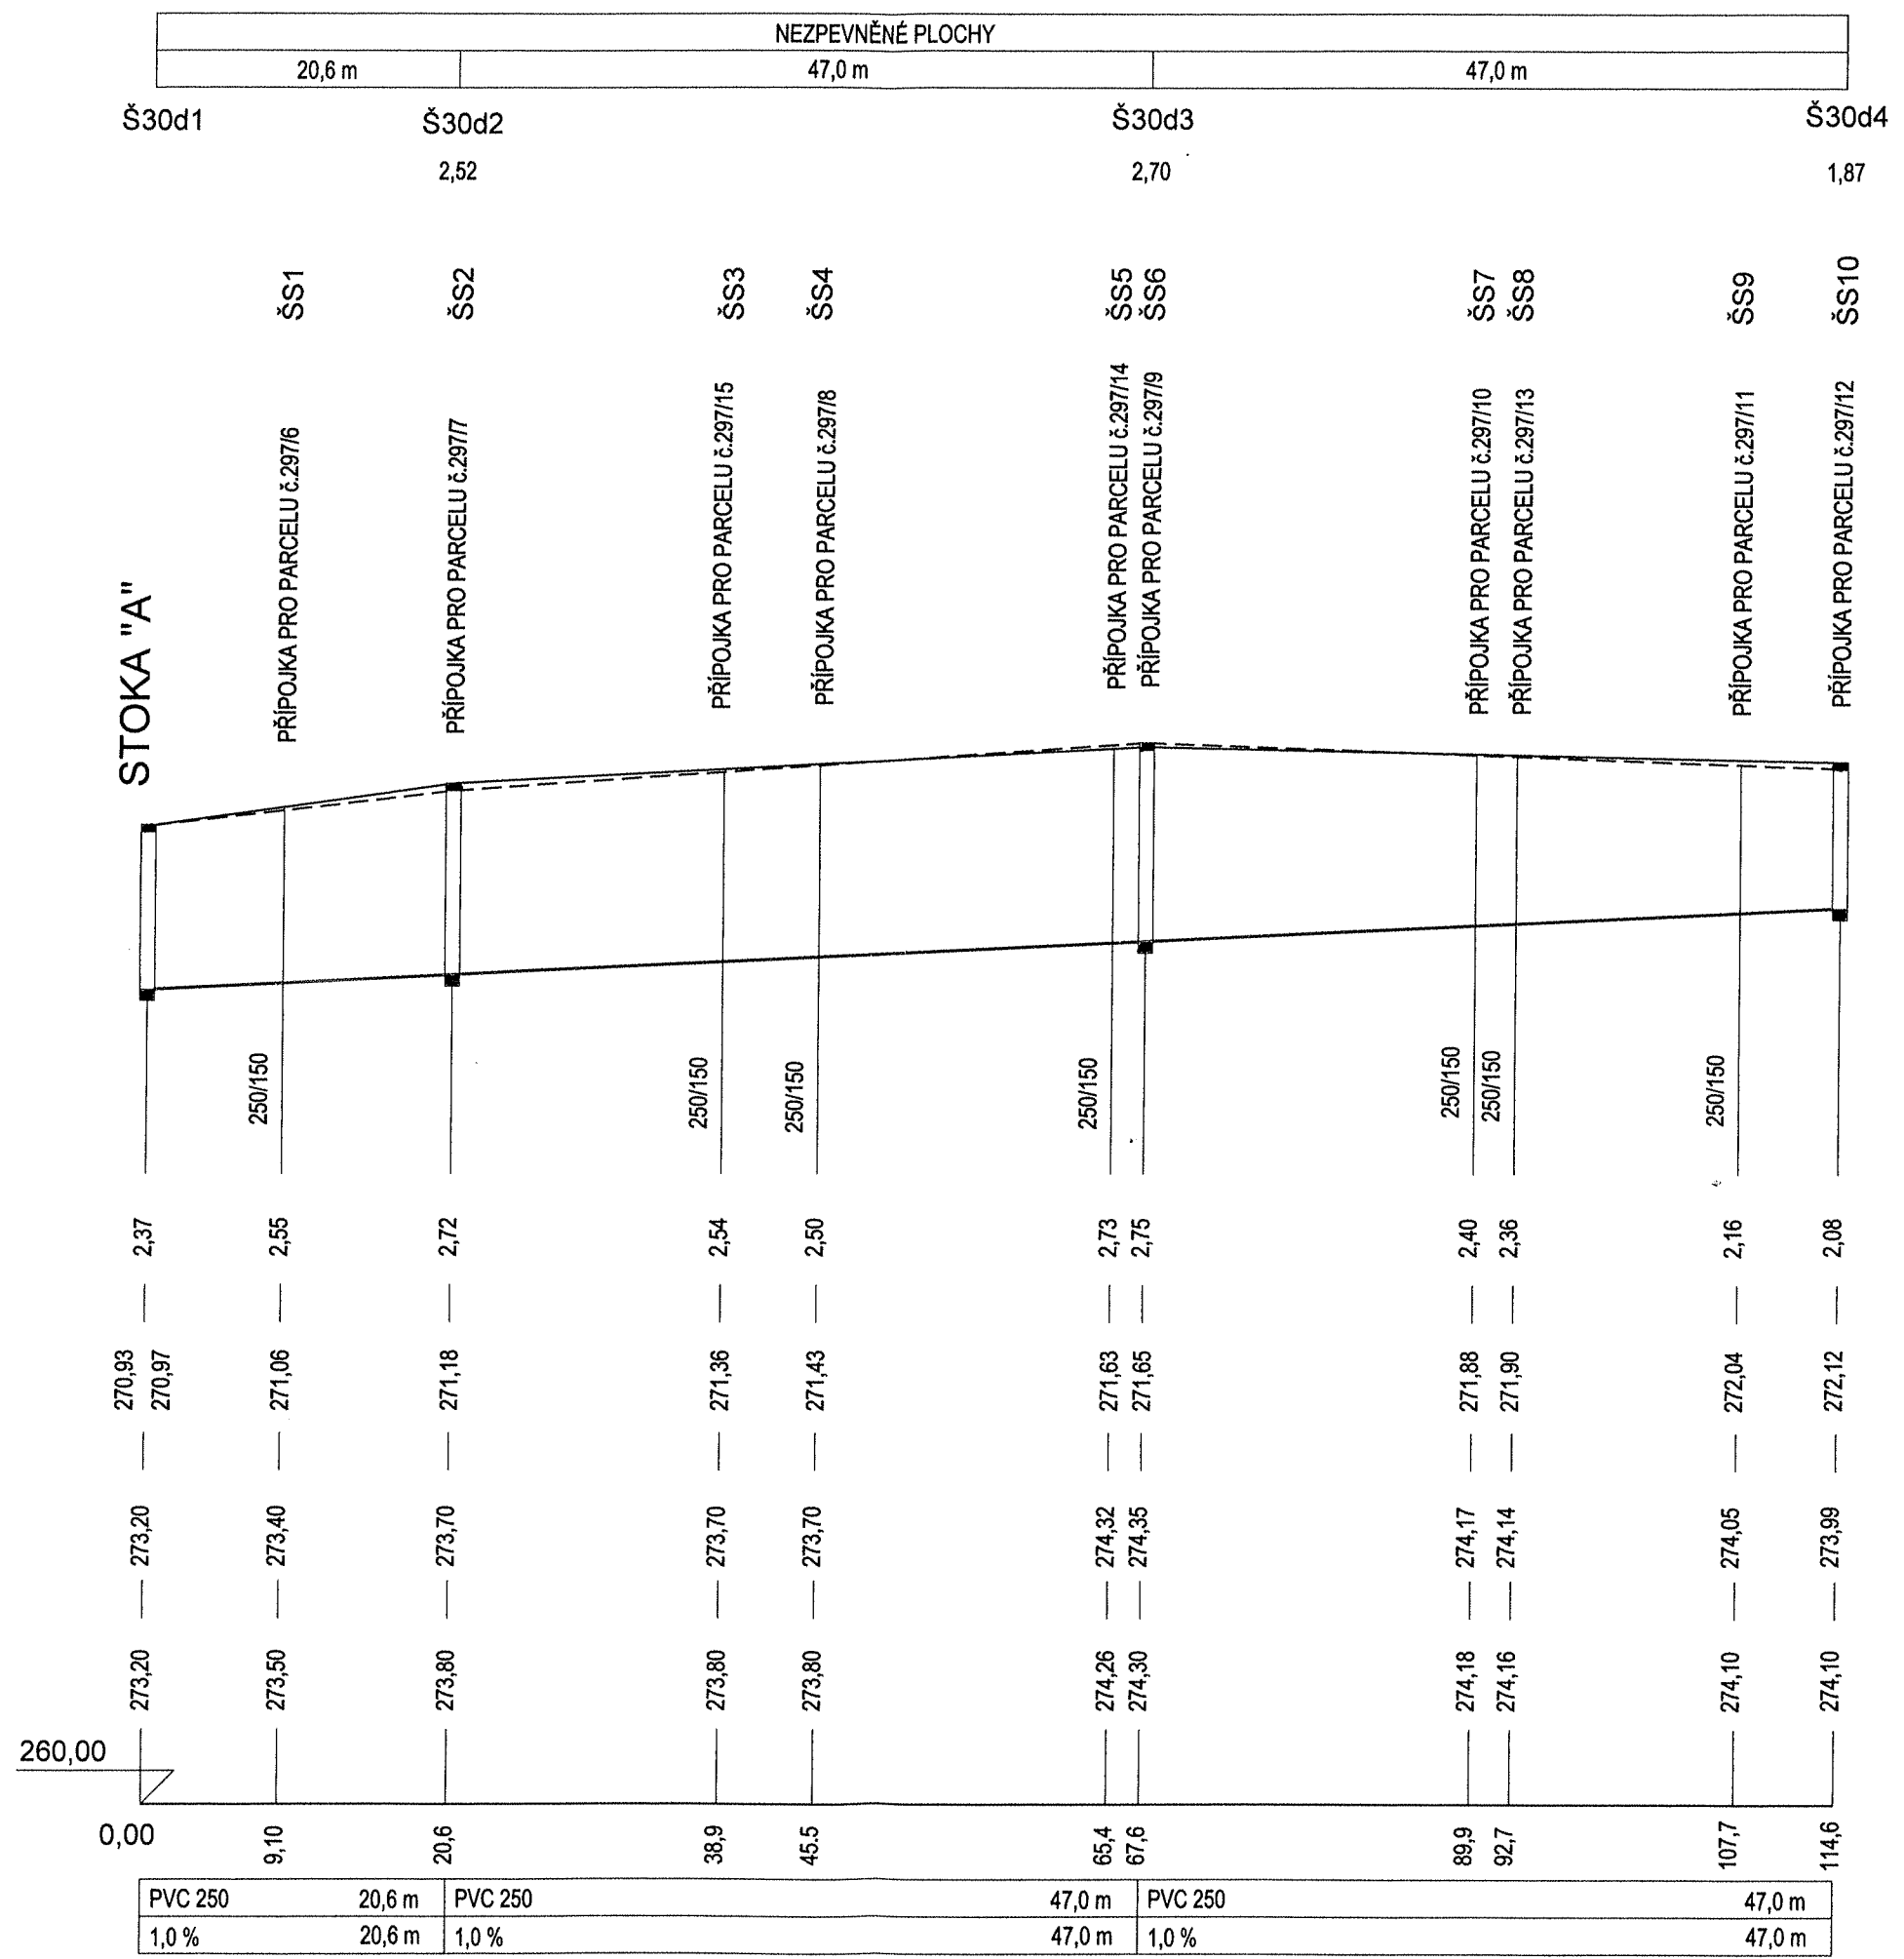

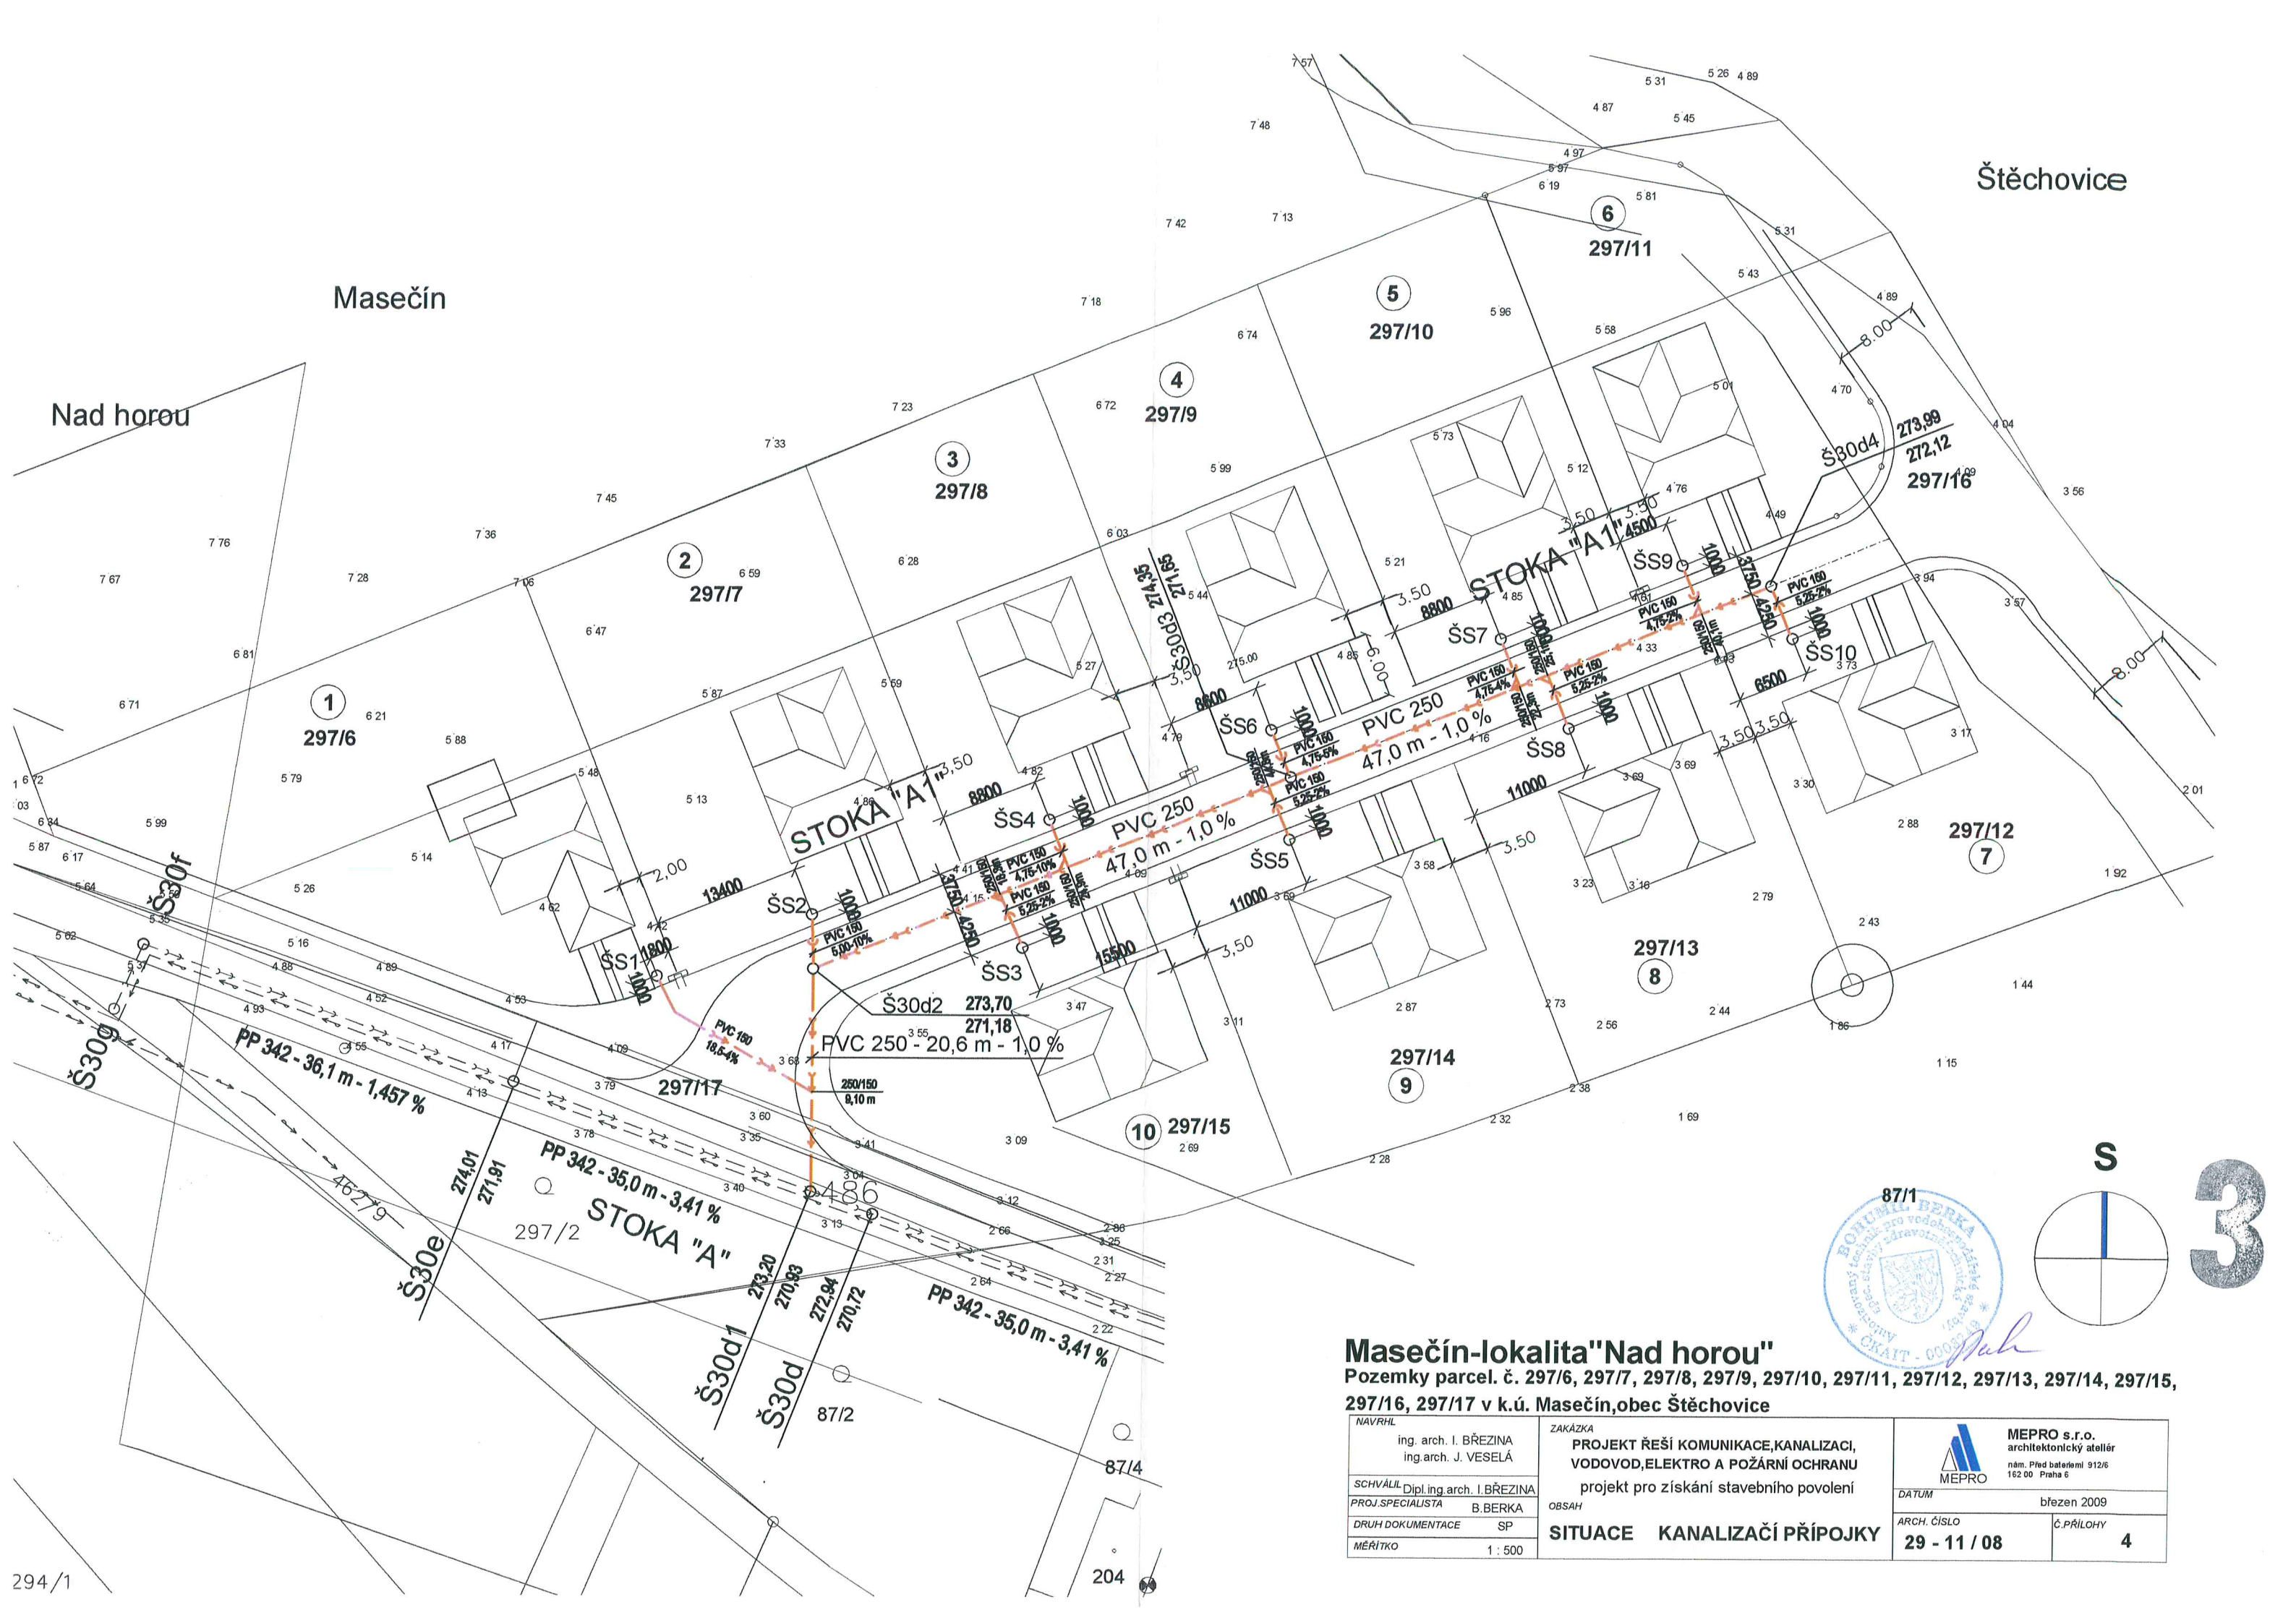

Štěchovice

Masečín


Nad horou

Masečín-lokalita "Nad horou"

Pozemky parcel. č. 297/6, 297/7, 297/8, 297/9, 297/10, 297/11, 297/12, 297/13, 297/14, 297/15, 297/16, 297/17 v k.ú. Masečín, obec Štěchovice

NAVRHL ing. arch. I. BŘEZINA ing. arch. J. VESELÁ	ZAKÁZKA PROJEKT ŘEŠÍ KOMUNIKACE, KANALIZACI, VODOVOD, ELEKTRO A POŽÁRNÍ OCHRANU projekt pro získání stavebního povolení	MEPRO s.r.o. architektonický ateliér nám. Přátel baterie 912/6 162 00 Praha 6
SCHVÁLIL Dipl. ing. arch. I. BŘEZINA	OBSAH SITUACE KANALIZAČNÍ PŘÍPOJKY	DATUM březen 2009
PROJ. SPECIALISTA B. BERKA	MÉRITKO 1 : 500	ARCH. ČÍSLO 29 - 11 / 08
DRUH DOKUMENTACE SP		Č. PŘÍLOHY 4

NAPOJENÍ PŘÍPOJKY NA STOKU				PŘÍPOJKA UKONČENA NA PARCELE R.D.					
NÁZEV STOKY	NAPOJENÍ NA STOKU V m	PŘÍPOJKA NAPOJENA DO	U. TERÉN DNO	PŘÍPOJKA PRO PARCELU č.	PROFIL	DÉLKA m	SPÁD %	UKONČENO ŠS	TERÉN DNO
A1	9,10	250/150	$\frac{273,40}{271,06}$	297/6	150	18,50	4,0	ŠS 1	$\frac{274,20}{271,86}$
A1	20,60	Š30d2	$\frac{273,70}{271,18}$	297/7	150	5,00	10,0	ŠS 2	$\frac{274,15}{271,73}$
A1	38,90	250/150	$\frac{273,70}{271,36}$	297/15	150	5,25	2,0	ŠS 3	$\frac{273,70}{271,52}$
A1	45,50	250/150	$\frac{273,70}{271,43}$	297/8	150	4,75	10,0	ŠS 4	$\frac{274,60}{271,93}$
A1	65,40	250/150	$\frac{274,32}{271,63}$	297/14	150	5,25	2,0	ŠS 5	$\frac{273,70}{271,79}$
A1	67,60	Š30d3	$\frac{274,35}{271,65}$	297/9	150	4,75	5,0	ŠS 6	$\frac{274,45}{271,92}$
A1	89,90	250/150	$\frac{274,17}{271,88}$	297/10	150	4,75	4,0	ŠS 7	$\frac{274,60}{272,11}$
A1	92,70	250/150	$\frac{274,14}{271,90}$	297/13	150	5,25	2,0	ŠS 8	$\frac{273,80}{272,06}$
A1	107,70	250/150	$\frac{274,05}{272,04}$	297/11	150	4,75	2,0	ŠS 9	$\frac{274,60}{272,18}$
A1	114,60	Š30d4	$\frac{273,99}{272,12}$	297/12	150	5,25	2,0	ŠS 10	$\frac{274,00}{272,28}$

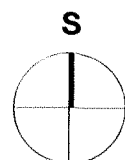

3

Masečín-lokalita"Nad horou"

Pozemky parcel. č. 297/6, 297/7, 297/8, 297/9, 297/10, 297/11, 297/12, 297/13, 297/14, 297/15, 297/16, 297/17 v k.ú. Masečín, obec Štěchovice

NAVRHL ing. arch. I. BŘEZINA ing. arch. J. VESELÁ	ZAKÁZKA PROJEKT ŘEŠÍ KOMUNIKACE, KANALIZACI, VODOVOD, ELEKTRO A POŽÁRNÍ OCHRANU projekt pro získání stavebního povolení	 MEPRO s.r.o. architektonický atelier nám. Před bateriemi 912/6 162 00 Praha 6
SCHVÁLIL Dipl. ing. arch. I. BŘEZINA	OBSAH	DATUM březen 2009
PROJ. SPECIALISTA B. BERKA	TABULKA KANALIZAČNÍCH PŘÍPOJEK	ARCH. ČÍSLO 29 - 11 / 08
DRUH DOKUMENTACE SP		Č. PŘÍLOHY 5
MĚŘÍTKO		